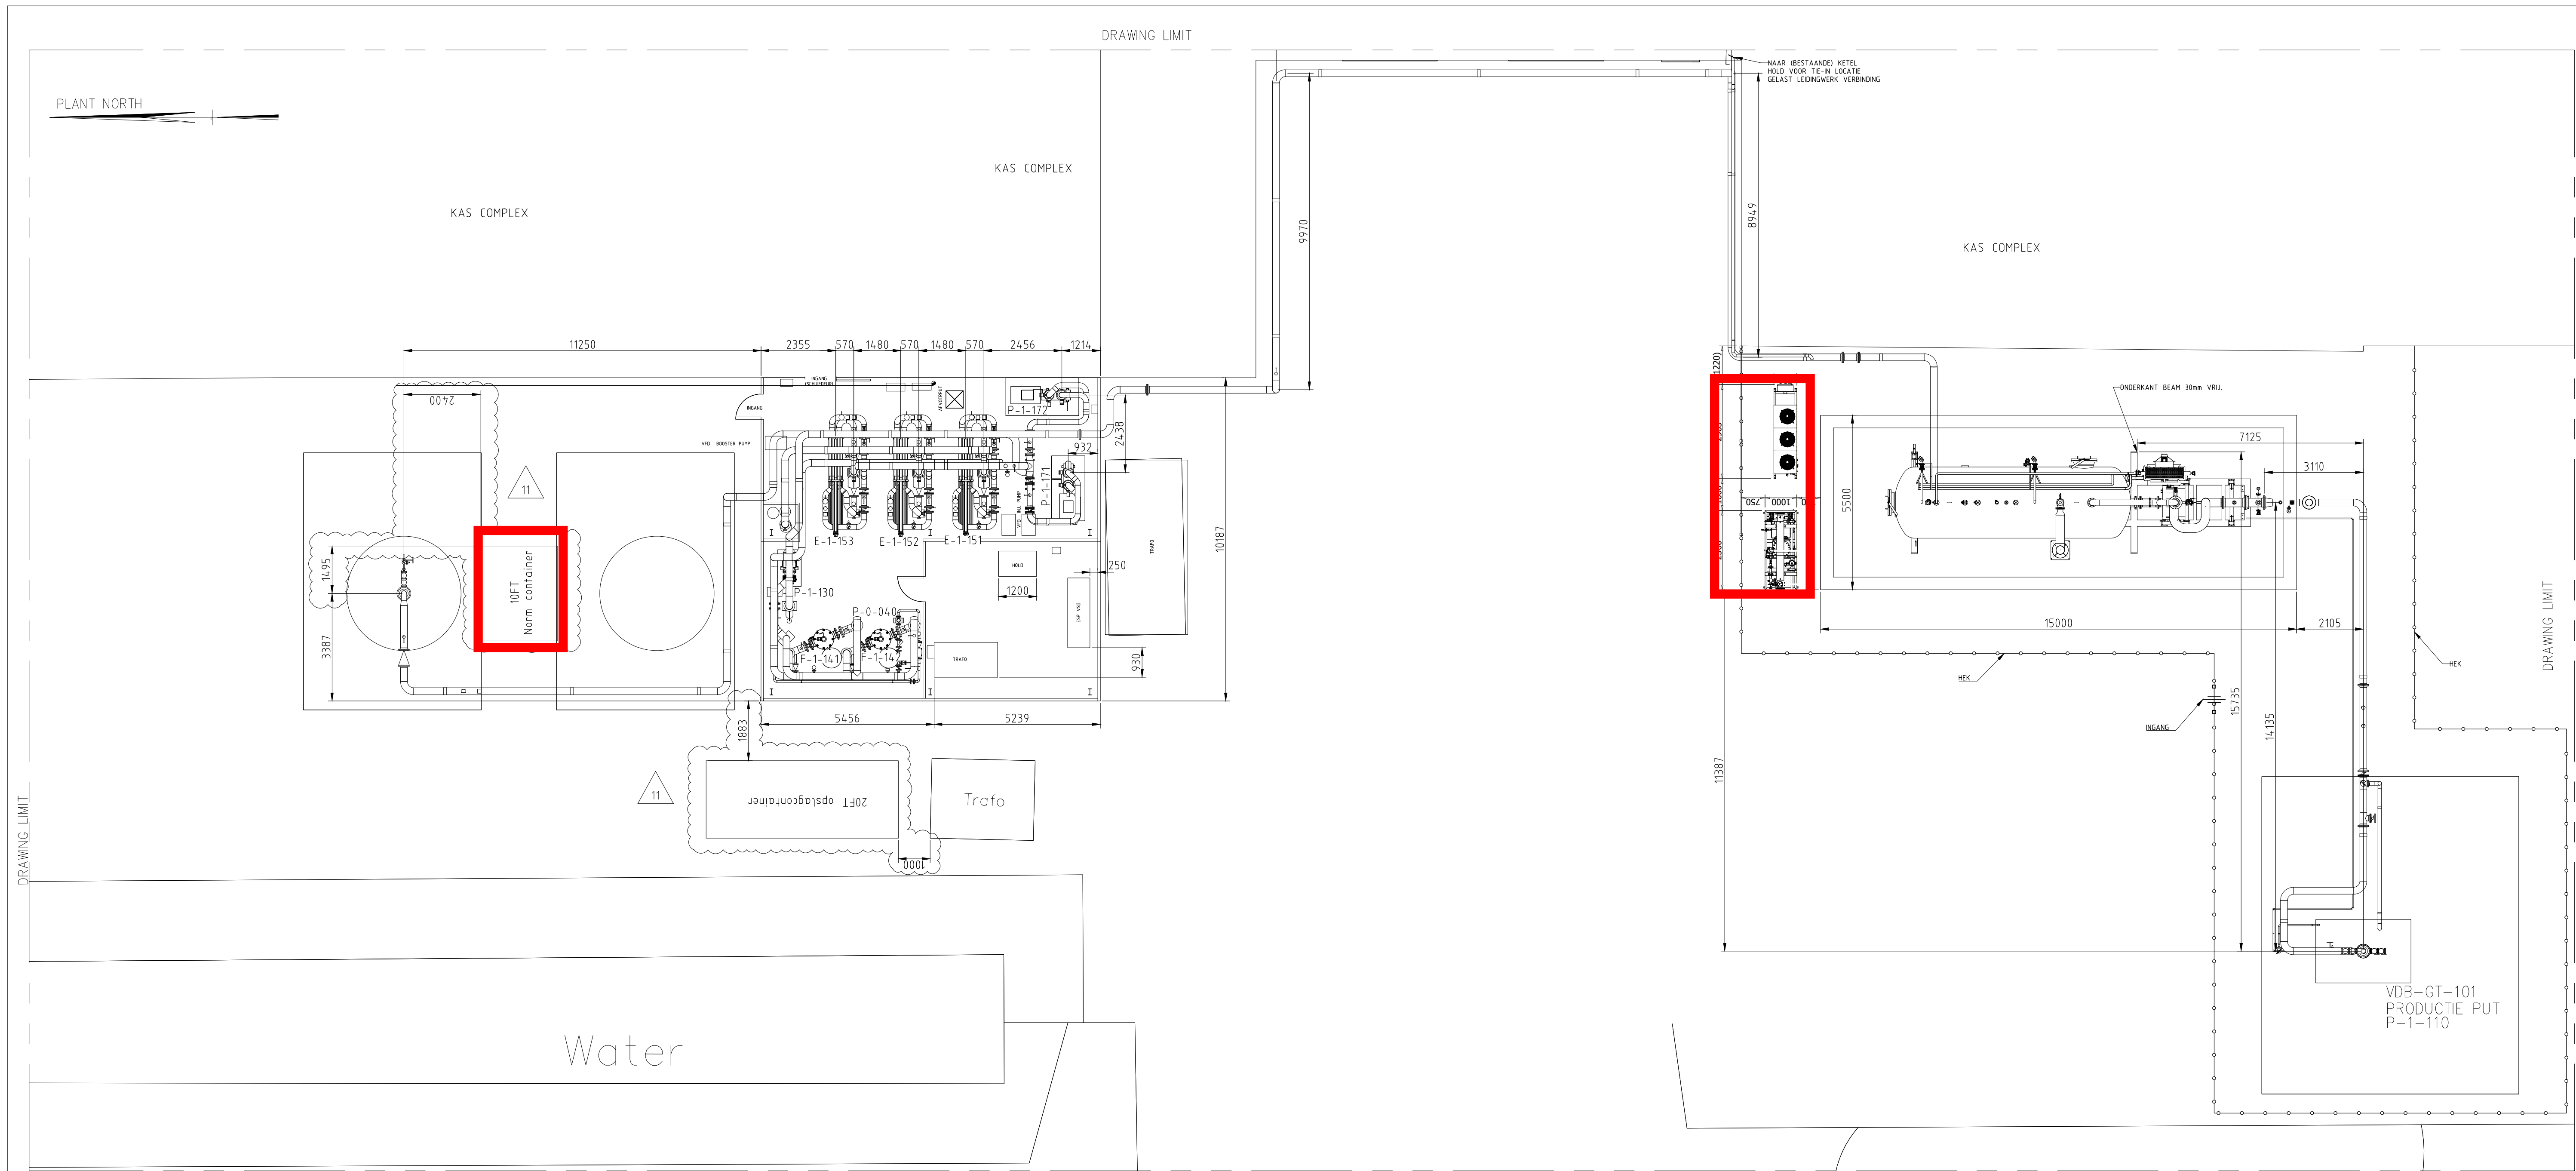


PROCES ONDERDELEN			
TAG NO	OMSCHRIJVING	AFMETING (MM)	GEWICHT (kg) (LEEG / GEVULD)
E-1-151/152/153	PRODUCTIE WARMTE WISSELAARS		
F-1-141/142	PRODUCTIE FILTERS		
P-0-040	BLOWDOWN POMP		
P-1-110	ESP		
P-1-130	BOOSTER POMP		

PROCES ONDERDELEN			
TAG NO	OMSCHRIJVING	AFMETING (MM)	GEWICHT (kg) (LEEG / GEVULD)
P-1-151/152/153	CIRCULATIE POMP		
P-1-170	INJECTIE POMP		
U-1-120	SEPARATOR / CYCLONE SKID		
VDB-GT-101	PRODUCTIE PUT WELLHEAD		
VDB-GT-02-S1	INJECTIE PUT WELLHEAD		

- HOLDS:**
- T.O.C. ELEVATIE PROCESS GEBOUW EN APPARATUREN.
 - NAP REFERENTIE ELEVATIE.
 - TAG NUMMERING.
 - APPARATUREN LIJST.
 - PROCESS DATA/GEWICHT.
 - COORDINATIE PRODUCTIEPUT.

- ALGEMEEN NOTES:**
- ALLE AFMETINGEN ZIJN IN MM, TENZIJ ANDERS VERMELD.
 - AFMETING VAN HET PROCES GEBOUW EN APPARATUREN OP SITE GECONTROLEERD WORDEN
 - VLOER ELEVATIE BINNEN /BUITEN HET PROCESS GEBOUW TEN OZICHT VAN APPARATUREN EN LEIDINGONDERSTUININGEN INSTALLATIE. MOET GECONTROLEERD WORDEN DOOR DE CONTRACTOR VOOR DE FABRICATIE.
 - IN DE TOEKOMST KUNNEN TWEE POMPEN WORDEN GEBRUIKT VOOR INJECTIE.

REV.	11	19-08-2025	Issue For Permit (revised as indicated)	EC	NC	NC
REV.	10	07-08-2025	Issue For Permit (revised as indicated)	EC	NC	NC
REV.		DATE	DESCRIPTION	DRWN	CHK'D	APPR.
CLIENT:			AARDYN B.V.			
PROJECT:			PETUNIAWEG BLEISWIJK GEOTHERMIE			
TITLE:			PLATTEGROND			
ELIXIR DOC.:			RN231002-ARD-PET-DW-0302-01			
SCALE:		SIZE	CLIENT DRAWING NUMBER:	SHEET:		
1:100		A1	BLW-PET-01-000-DW-0302-01	01		